



平面図

S=1:250

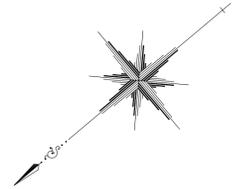

1号箇所 施工延長 L=99.9m
ダクタイル鋳鉄管φ250

市百楽荘方面
新金屋線

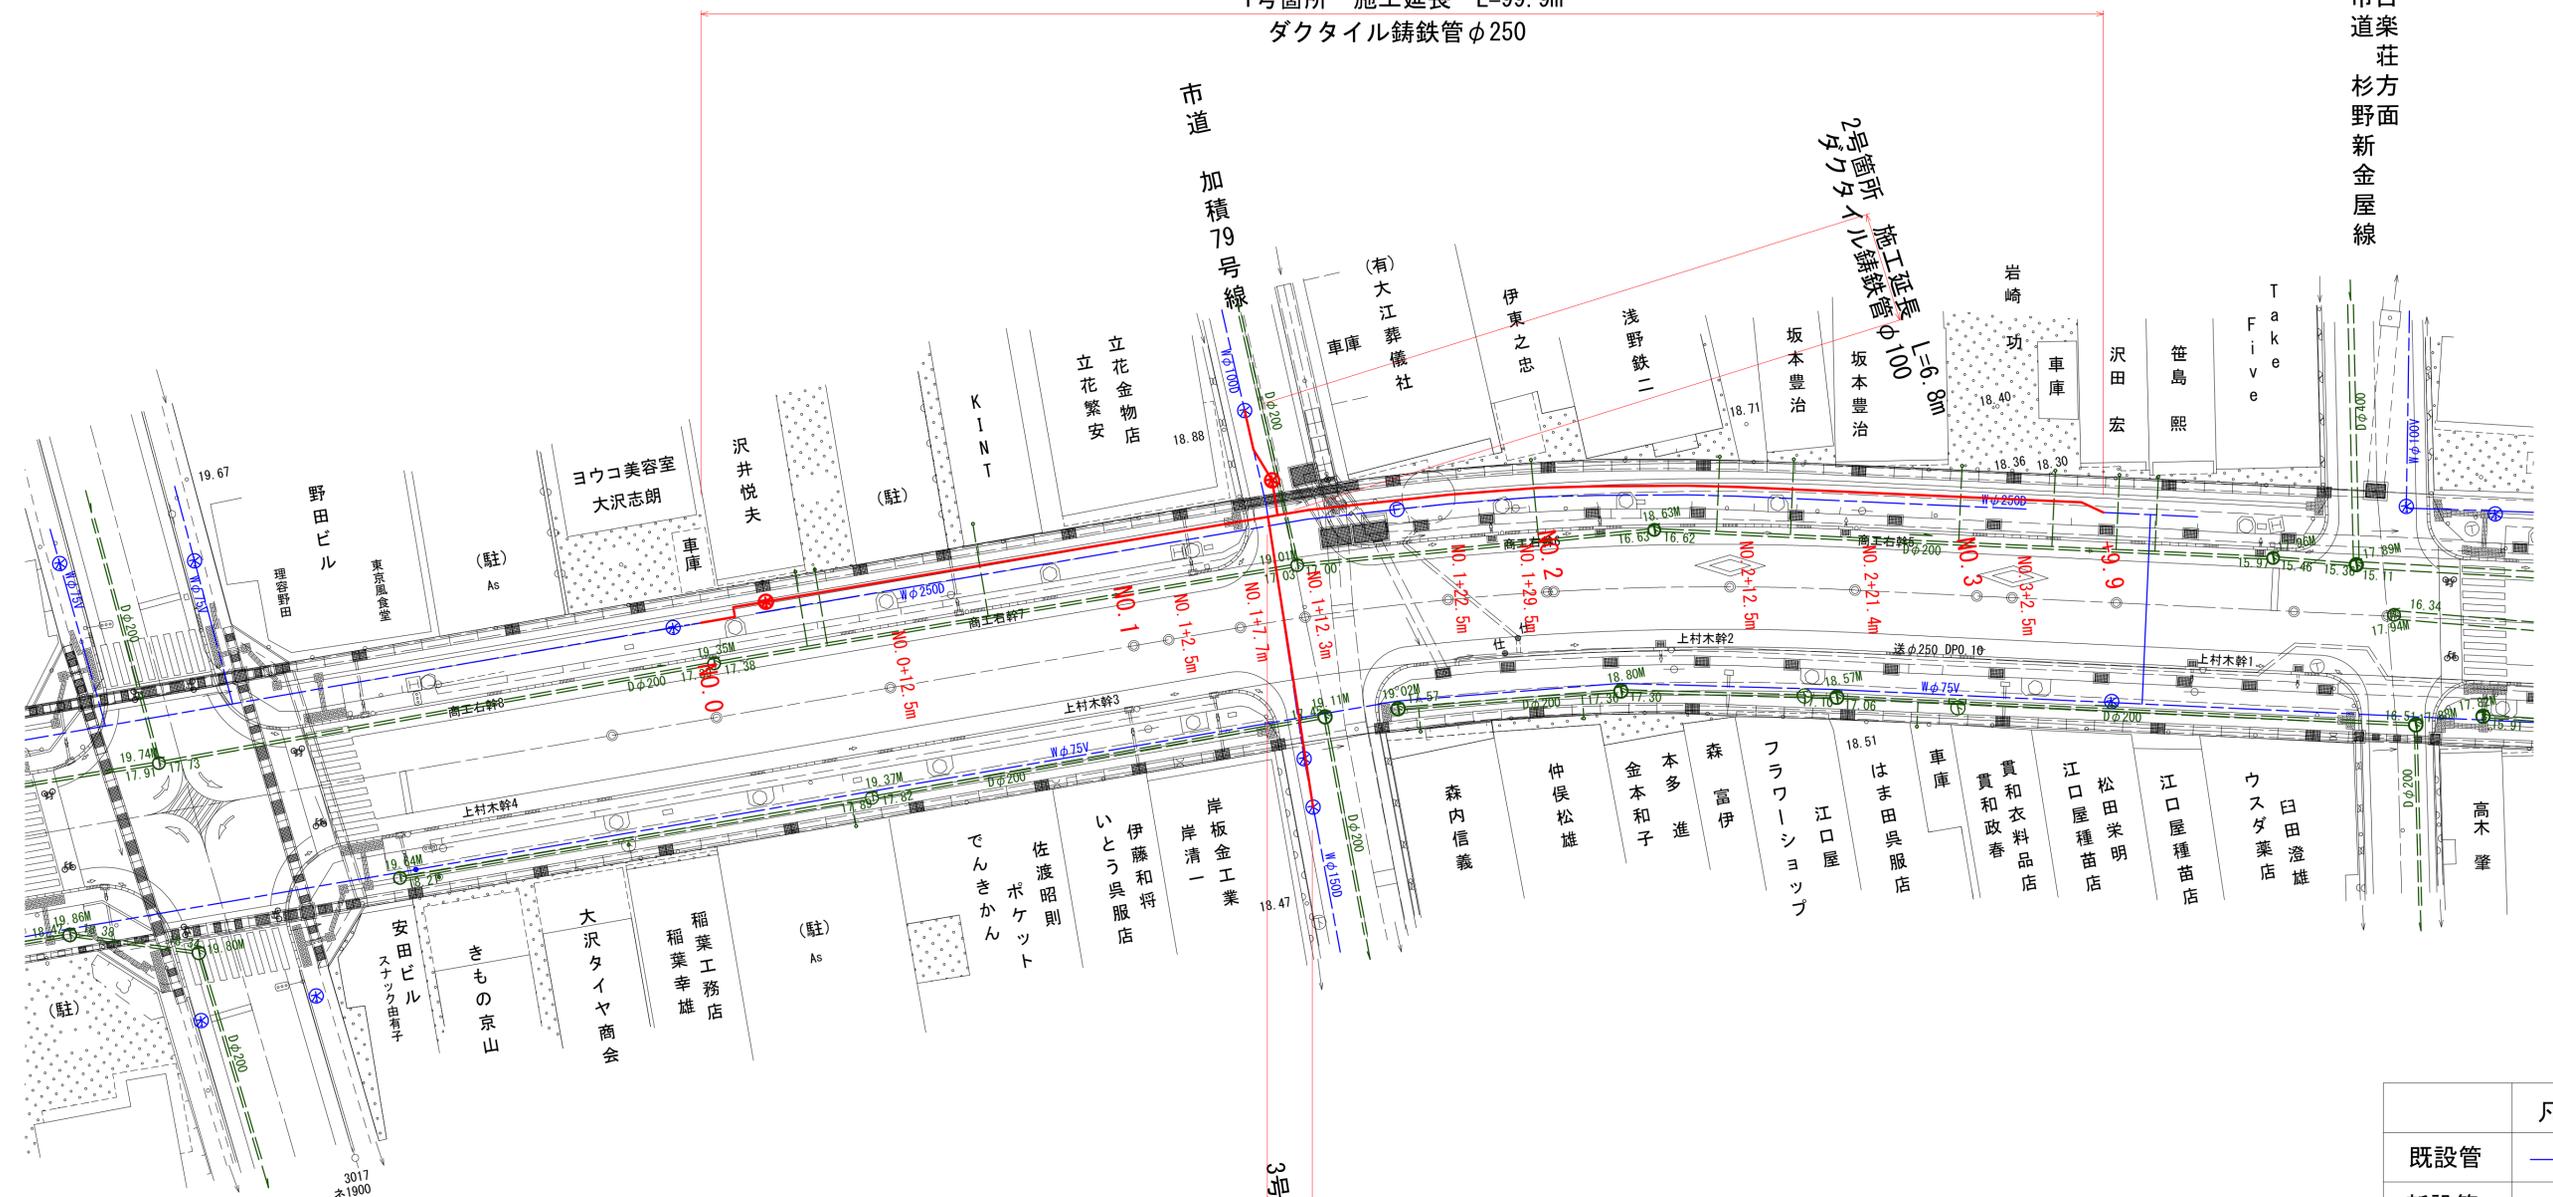


凡例	
既設管	— (Blue line)
新設管	— (Red line)

令和3年度			
工事名	県道沓掛魚津線配水管布設替工事		
工事場所	新金屋二丁目外 地内	縮尺	H=1:500 V=1:100
図面名	平面図		
課長	係長	設計	製図 図面番号
			1/7
魚津市上下水道局上下水道課			

計画横断面図 (1 / 2)

S=1/100

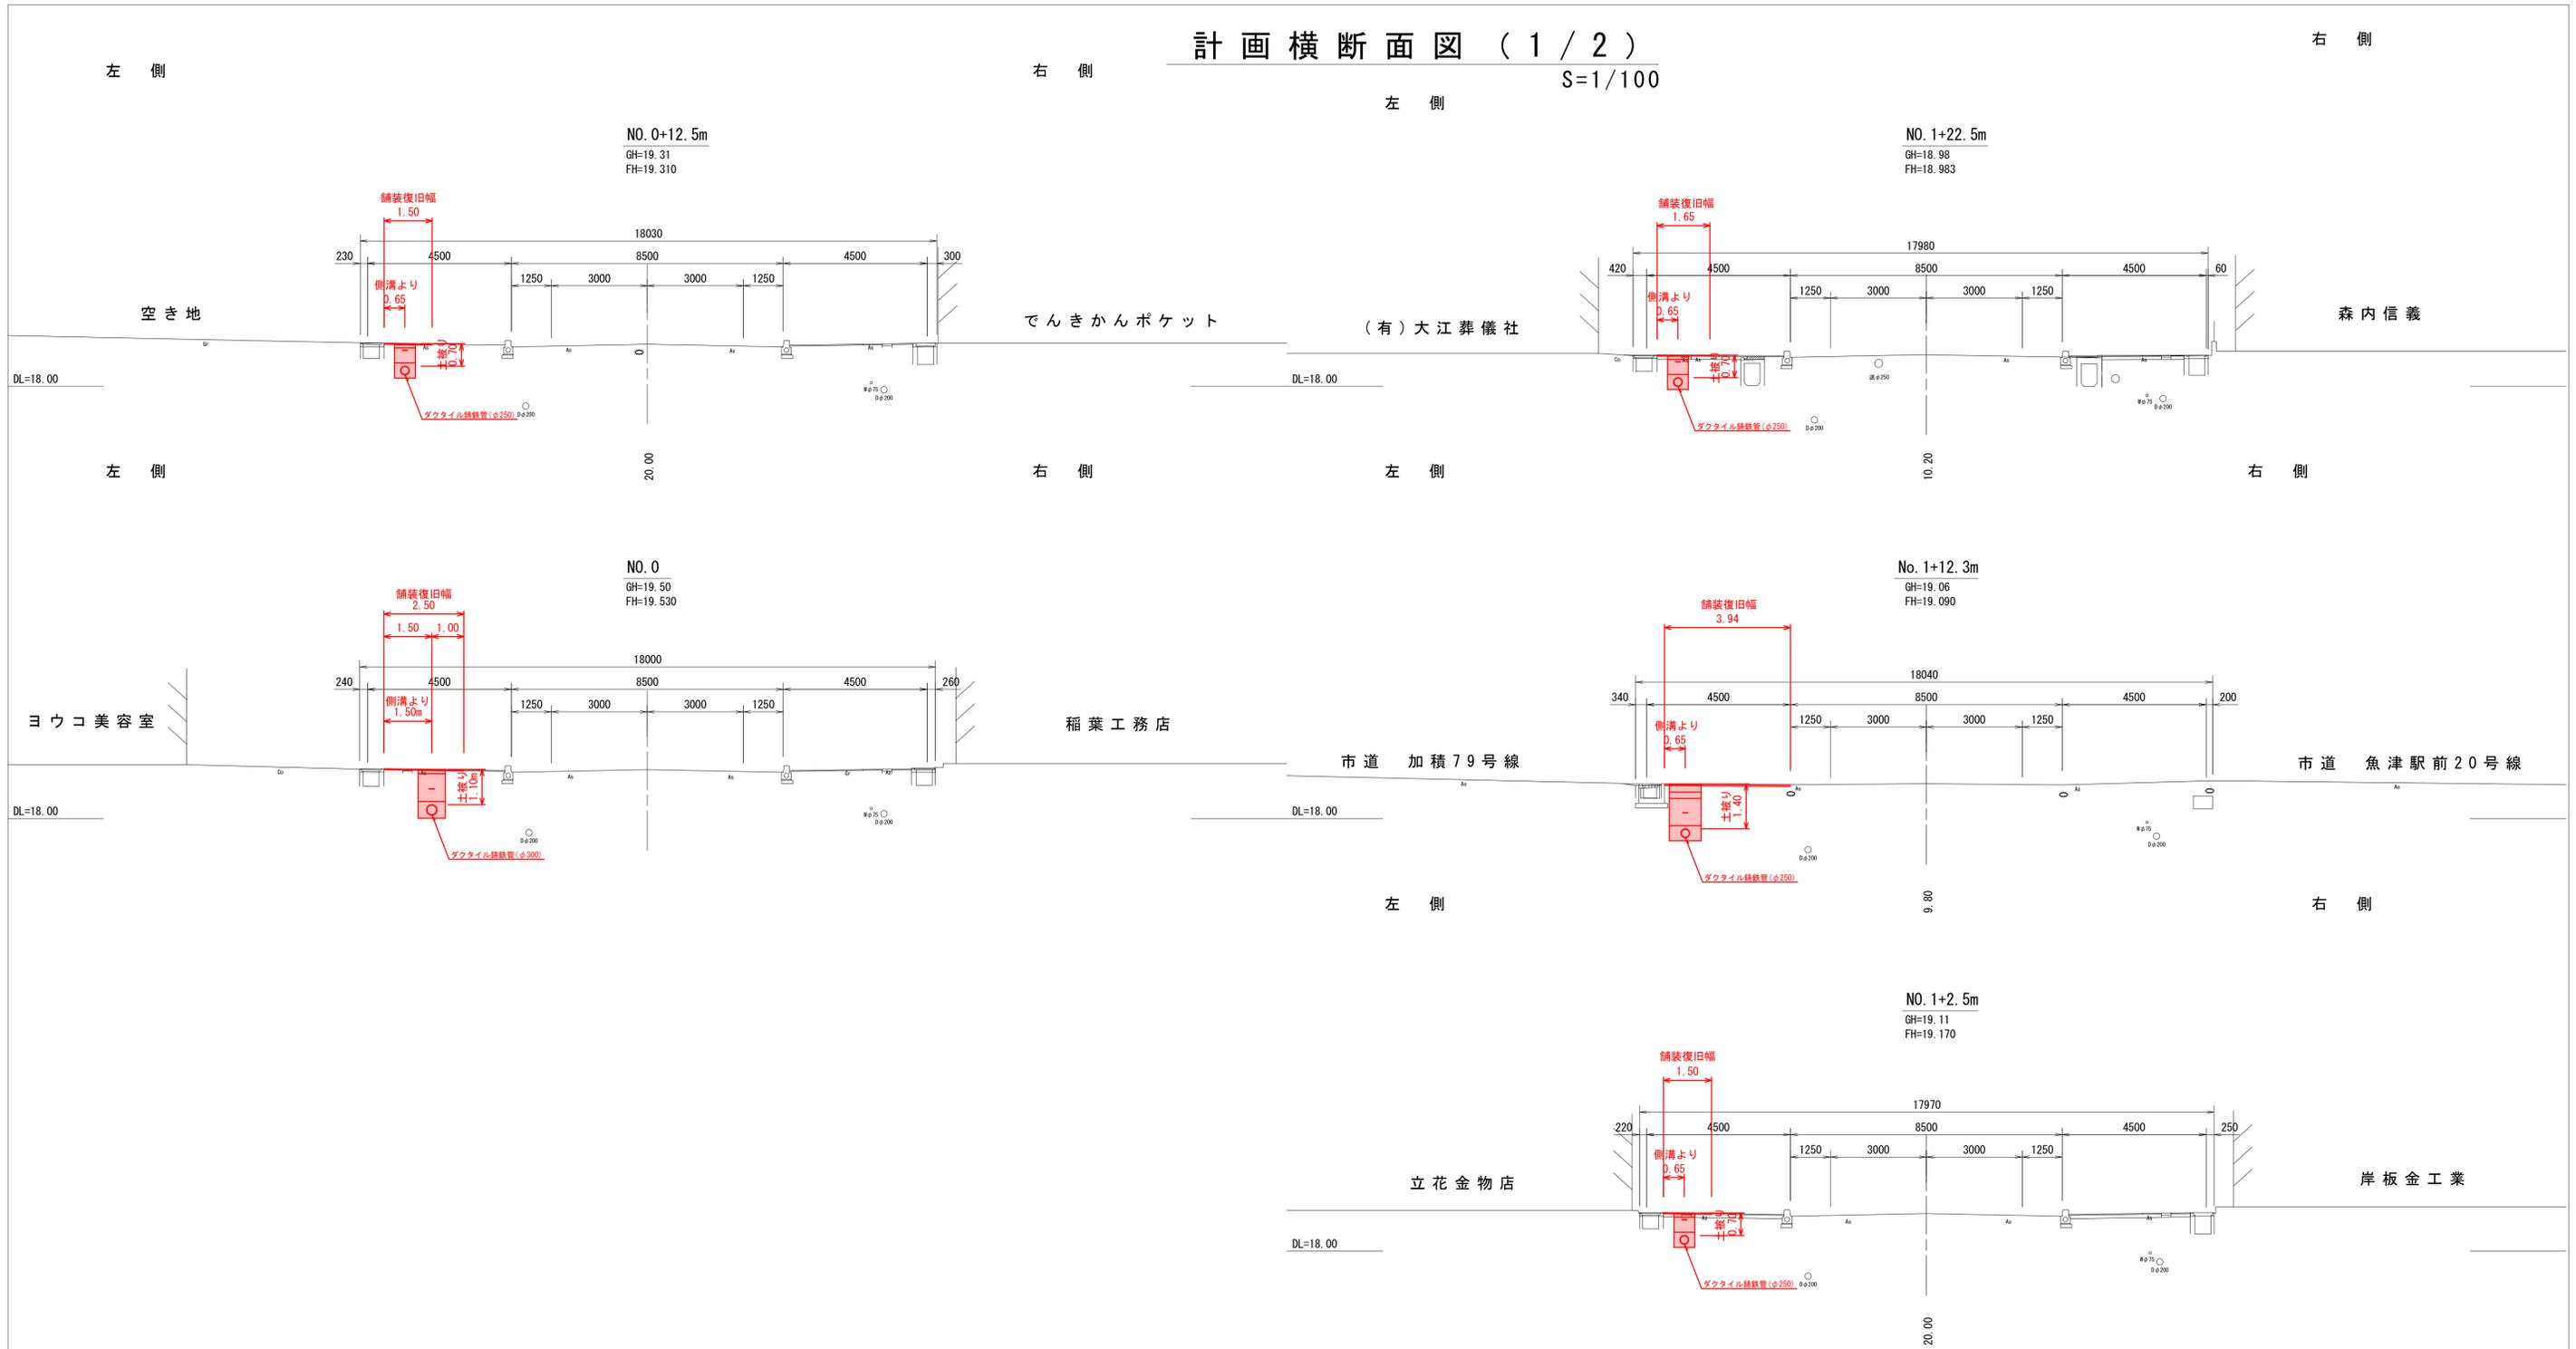


令和3年度			
工事名	県道沓掛魚津線配水管布設替工事		
工事場所	新金屋二丁目外 地内	縮尺	1:100
図面名	横断面図1		
課長	係長	設計	製図
			図面番号
			2/7
魚津市上下水道局上下水道課			

計画横断面図 (2 / 2)

S=1/100


左側

右側

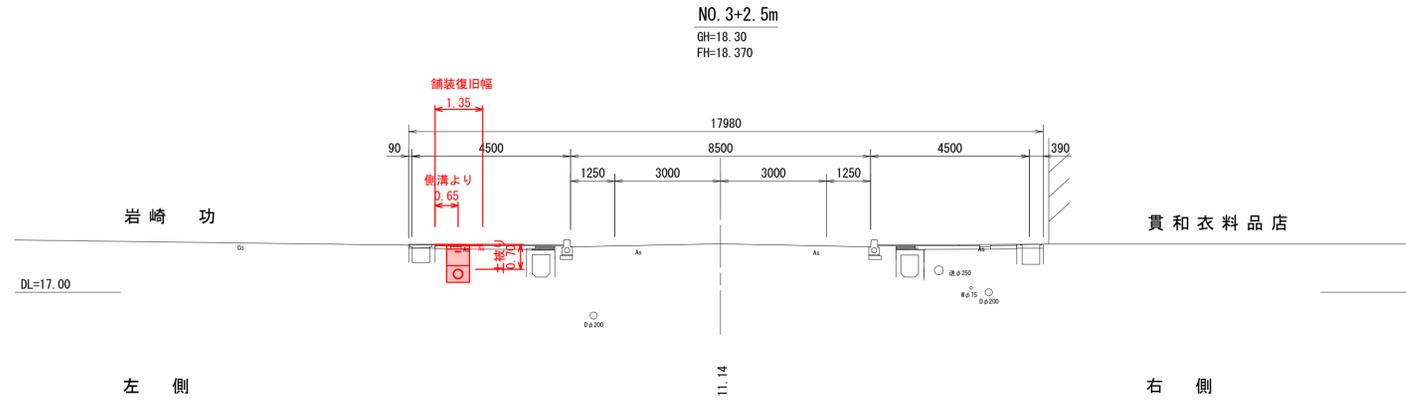


左側

右側

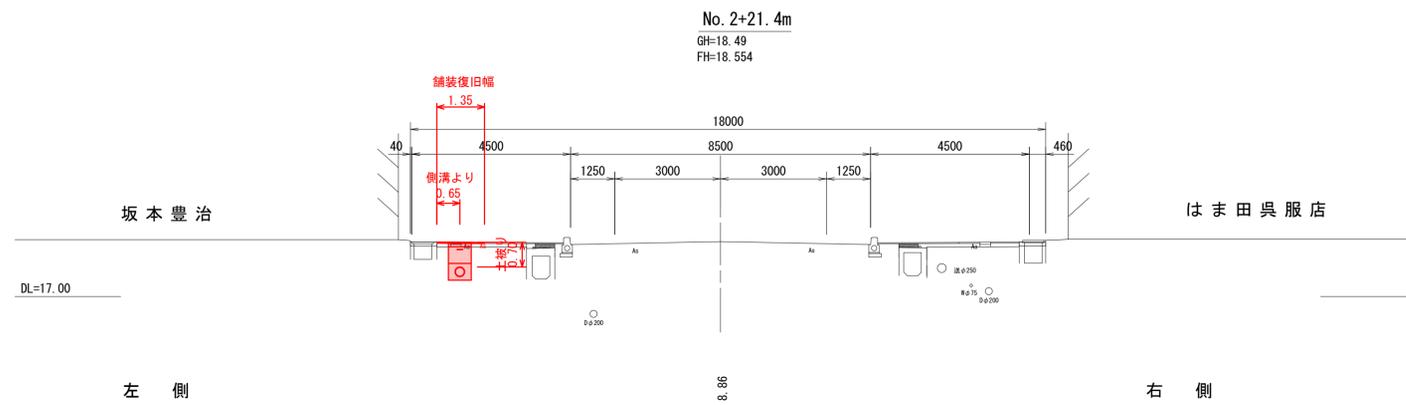


左側

右側

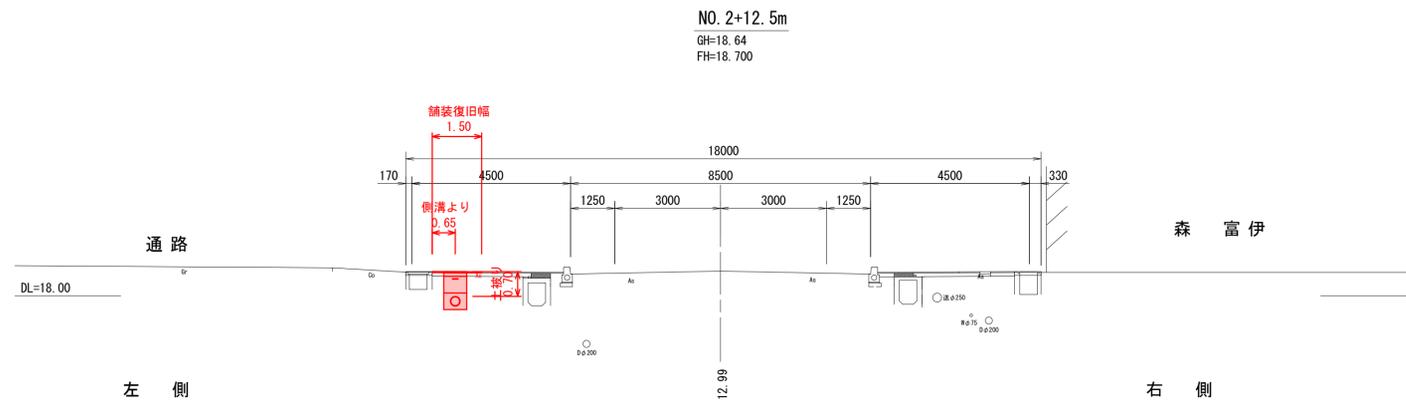

左側


右側

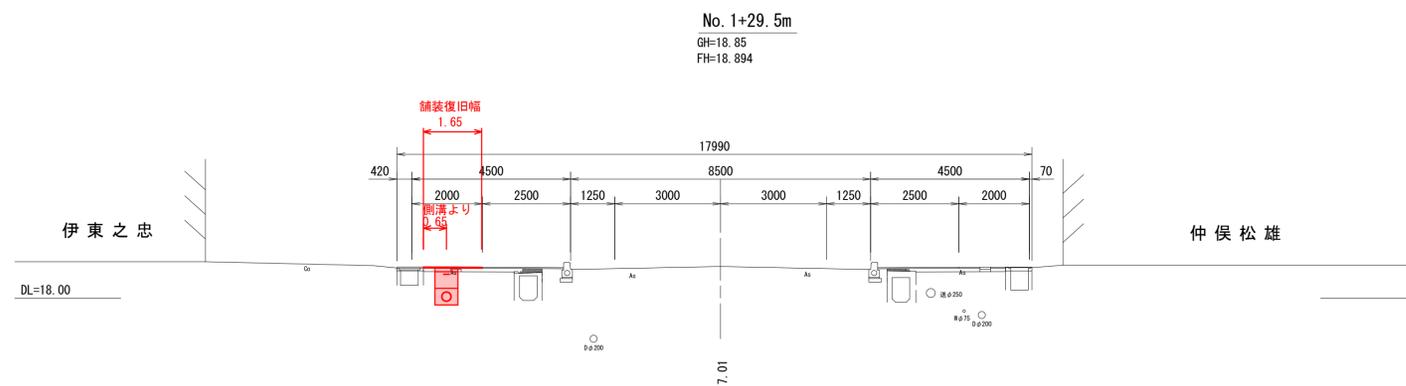

令和3年度			
工事名	県道沓掛魚津線配水管布設替工事		
工事場所	新金屋二丁目外 地内	縮尺	1:100
図面名	横断面図2		
課長	係長	設計	製図 図面番号
			3/7
魚津市上下水道局上下水道課			

配管詳細図


S=1:100

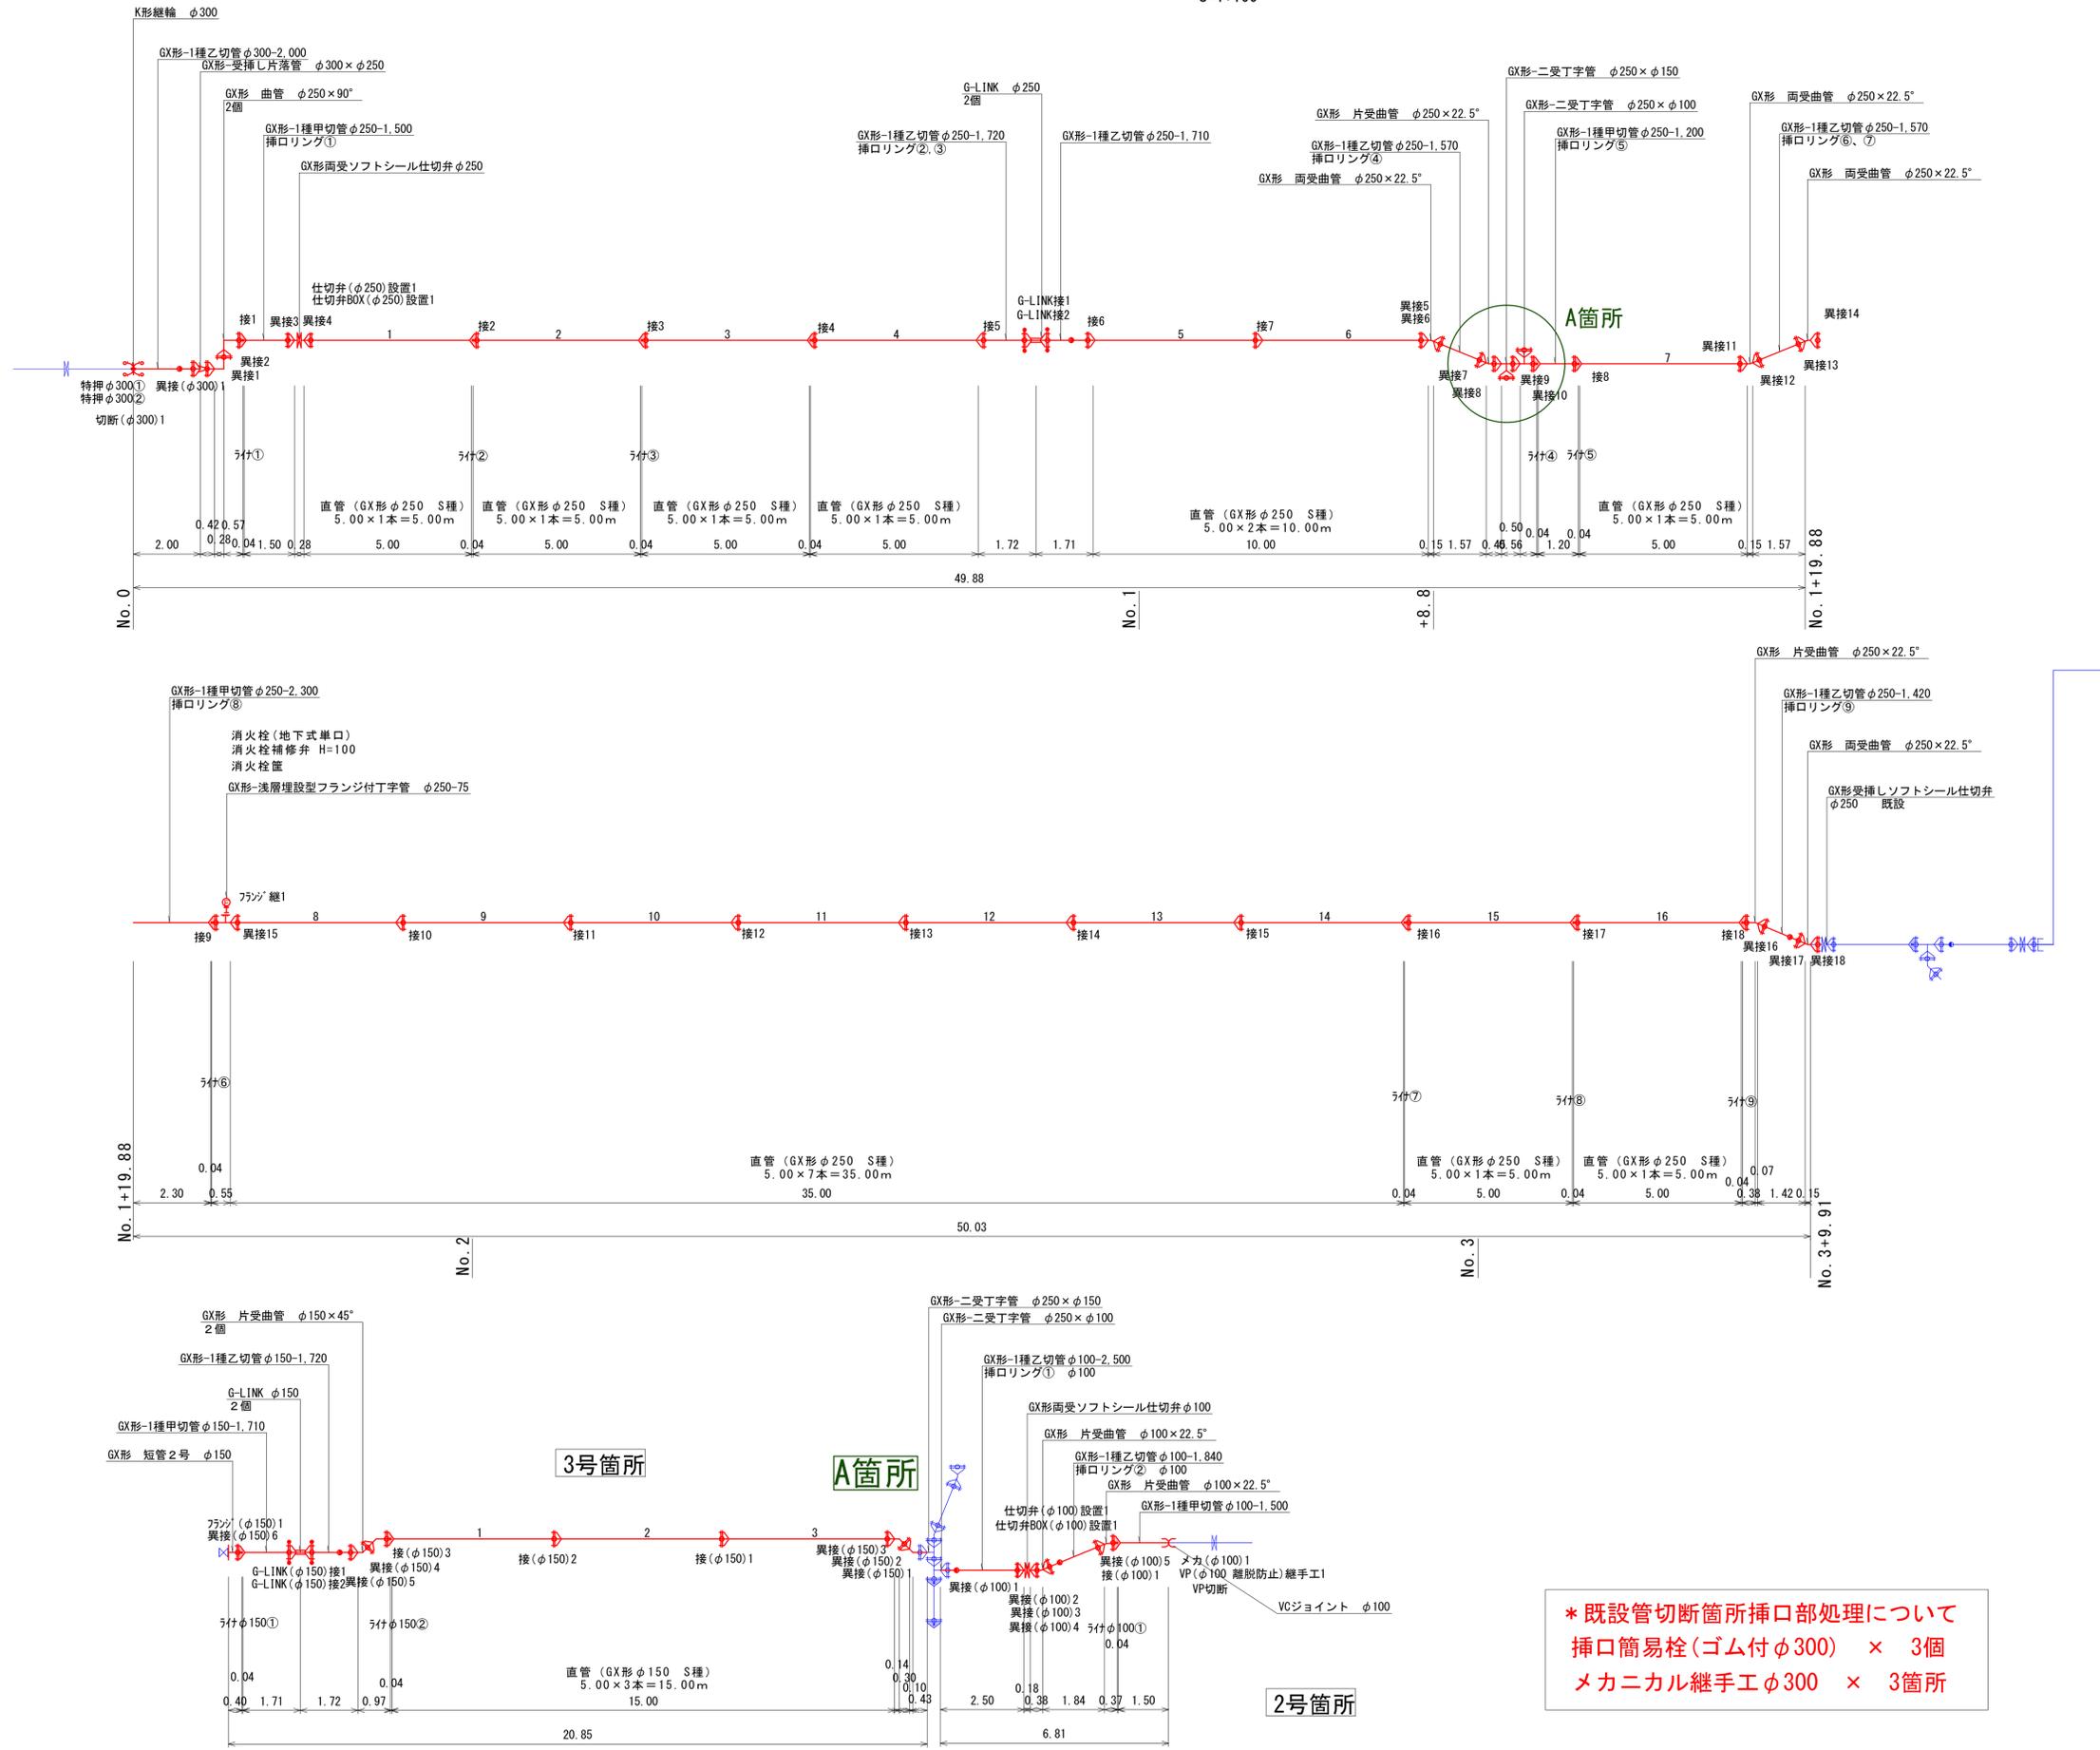






*** 既設管切断箇所挿口部処理について**
 挿口簡易栓(ゴム付φ300) × 3個
 メカニカル継手φ300 × 3箇所

令和3年度				
工事名	県道沓掛魚津線配水管布設替工事			
工事場所	新金屋二丁目外 地内	縮尺	S=1:100	
図面名	配管系統図			
課長	係長	設計	製図	図面番号
				4/7
魚津市上下水道局上下水道課				

掘削断面図 S=1:20

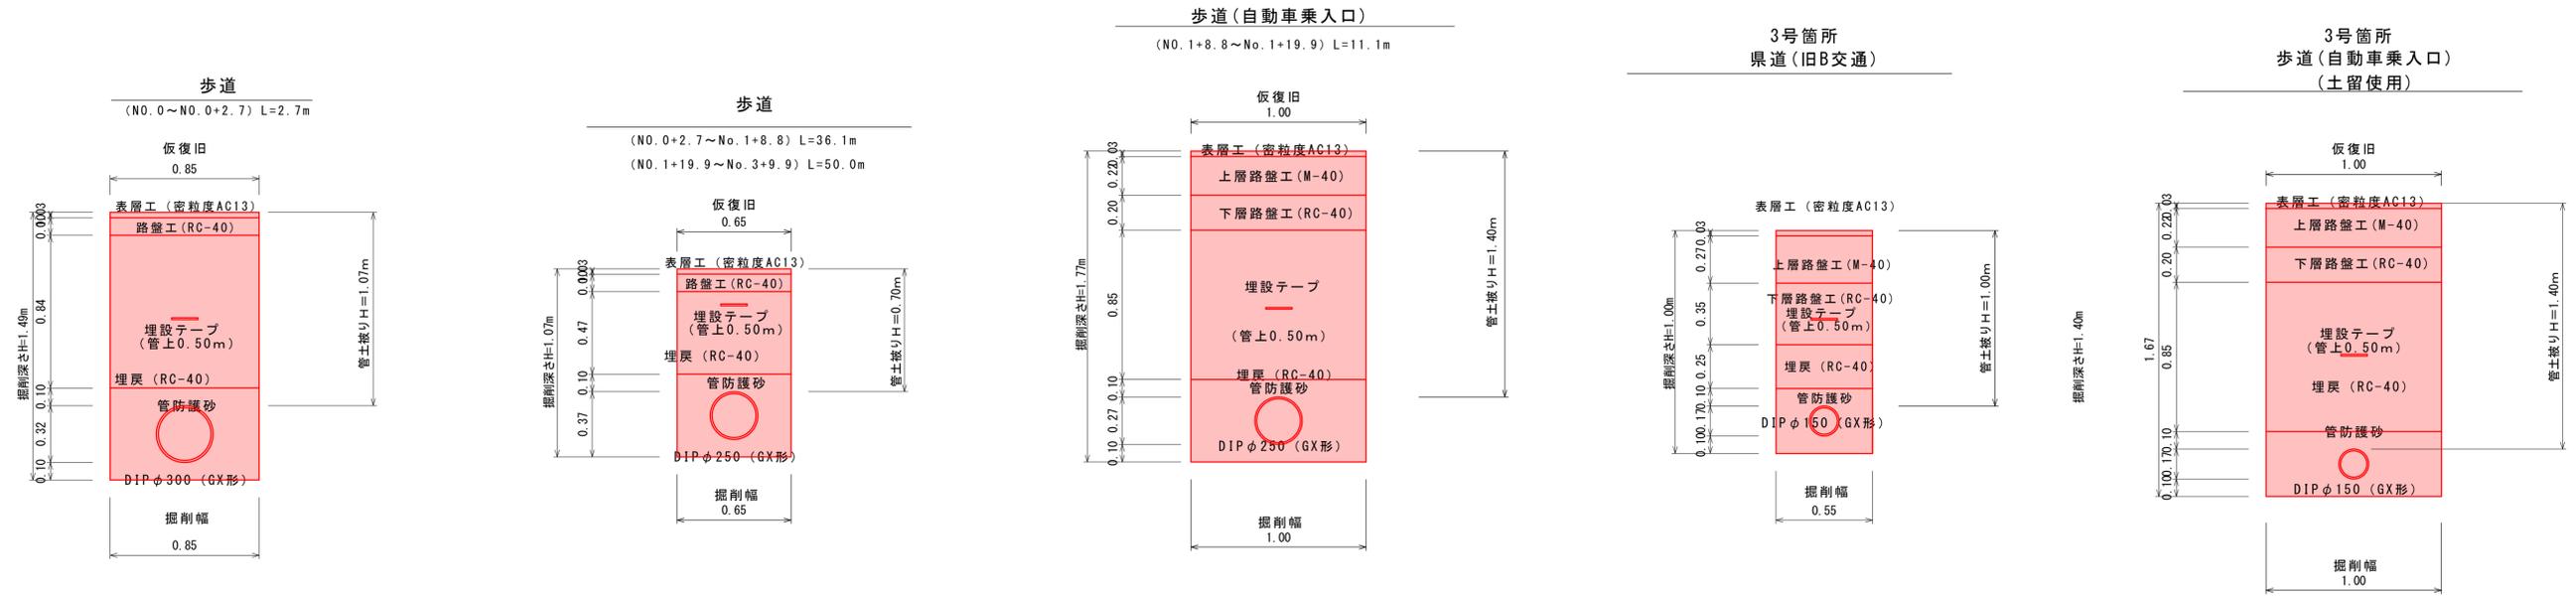


舗装復旧標準図 S=1:20

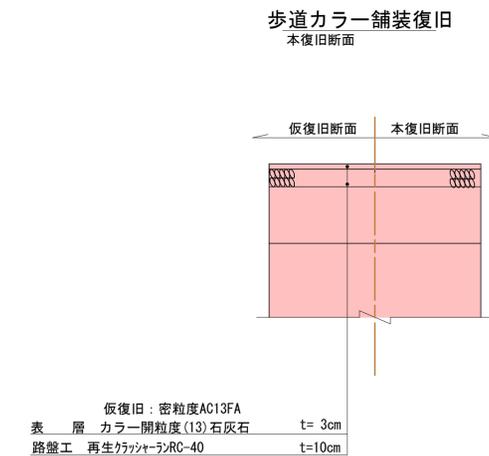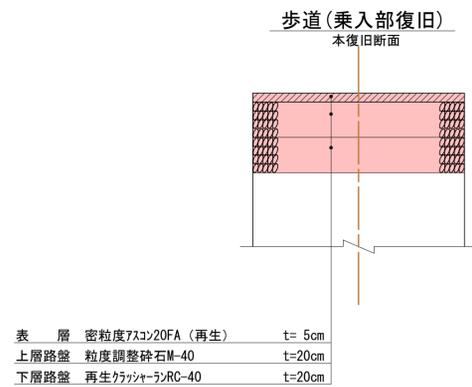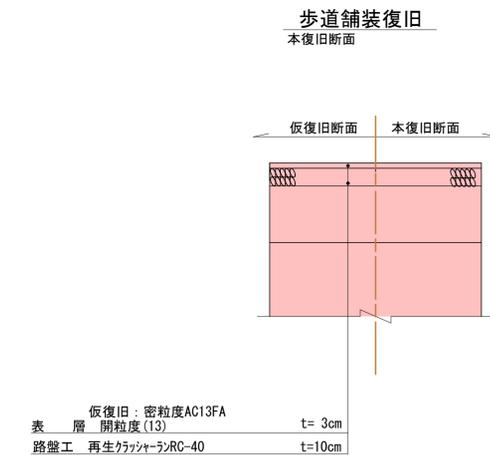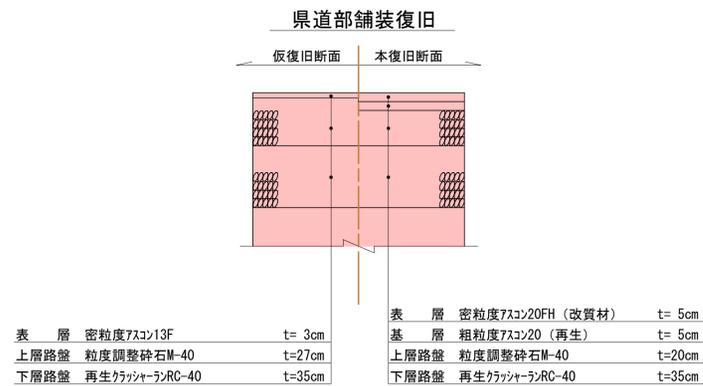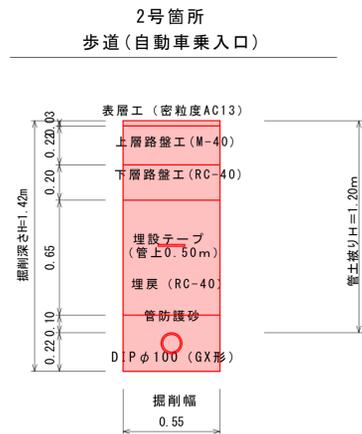


令和3年度			
工事名	県道沓掛魚津線配水管布設替工事		
工事場所	新金屋二丁目外 地内	縮尺	S=1:20
図面名	掘削断面図、舗装復旧標準図		
課長	係長	設計	製図 図面番号
			5/7
魚津市上下水道局上下水道課			

給水施設布設替標準断面図 S=1:50
 (サドル分水栓~ベストップバルブまで)

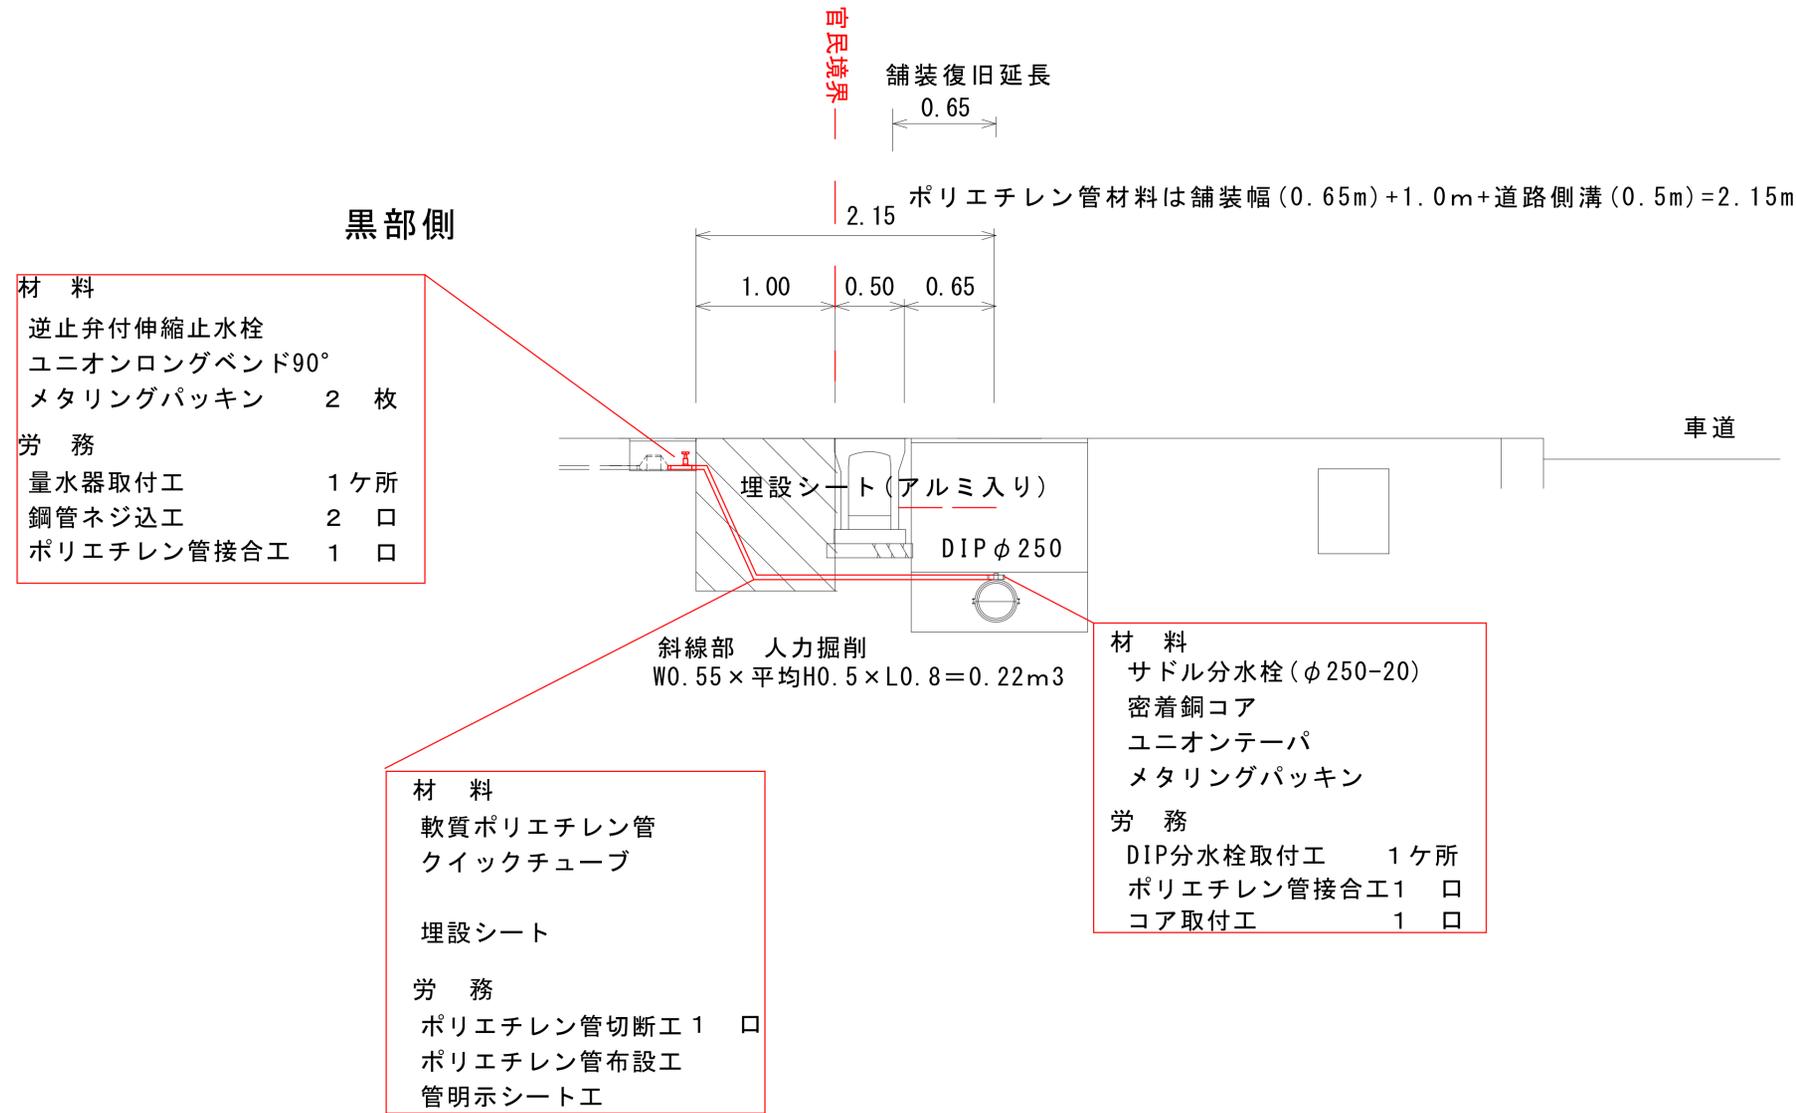


歩道標準断面図 S=1:25

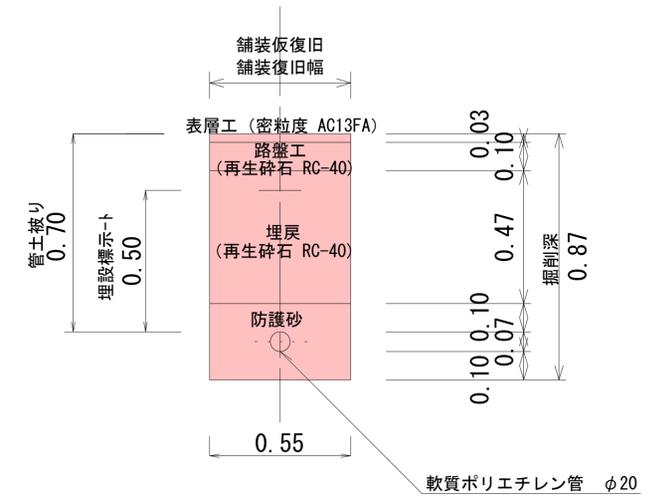

令和3年度			
工事名	県道沓掛魚津線配水管布設替工事		
工事場所	新金屋二丁目外 地内	縮尺	図示
図面名	給水管断面図		
課長	係長	設計	製図 図面番号
			6/7
魚津市上下水道局上下水道課			

平面図

S=1:250

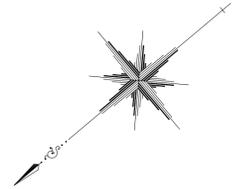


仮設用ポリエチレン管(φ50)設置撤去工 L=120m
 仮給水工 3箇所(令和2年度に4箇所仮設済→計7箇所仮給水)

40.00 仮設用ポリエチレン管設置・撤去(φ50)L=40m
 テーパーソケット(φ50) N=1個
 テーパーエルボ(φ50) N=3個

80.00 令和2年度施工 仮設用ポリエチレン管撤去工(φ50)L=80m

分水小穴堀(全面入替)
 分水小穴堀(一部入替)
 仮給水取出し(φ50)
 分水栓キャップ(φ50)
 密着銅コア
 メタリングパッキン
 サドル分水栓(φ300×50)

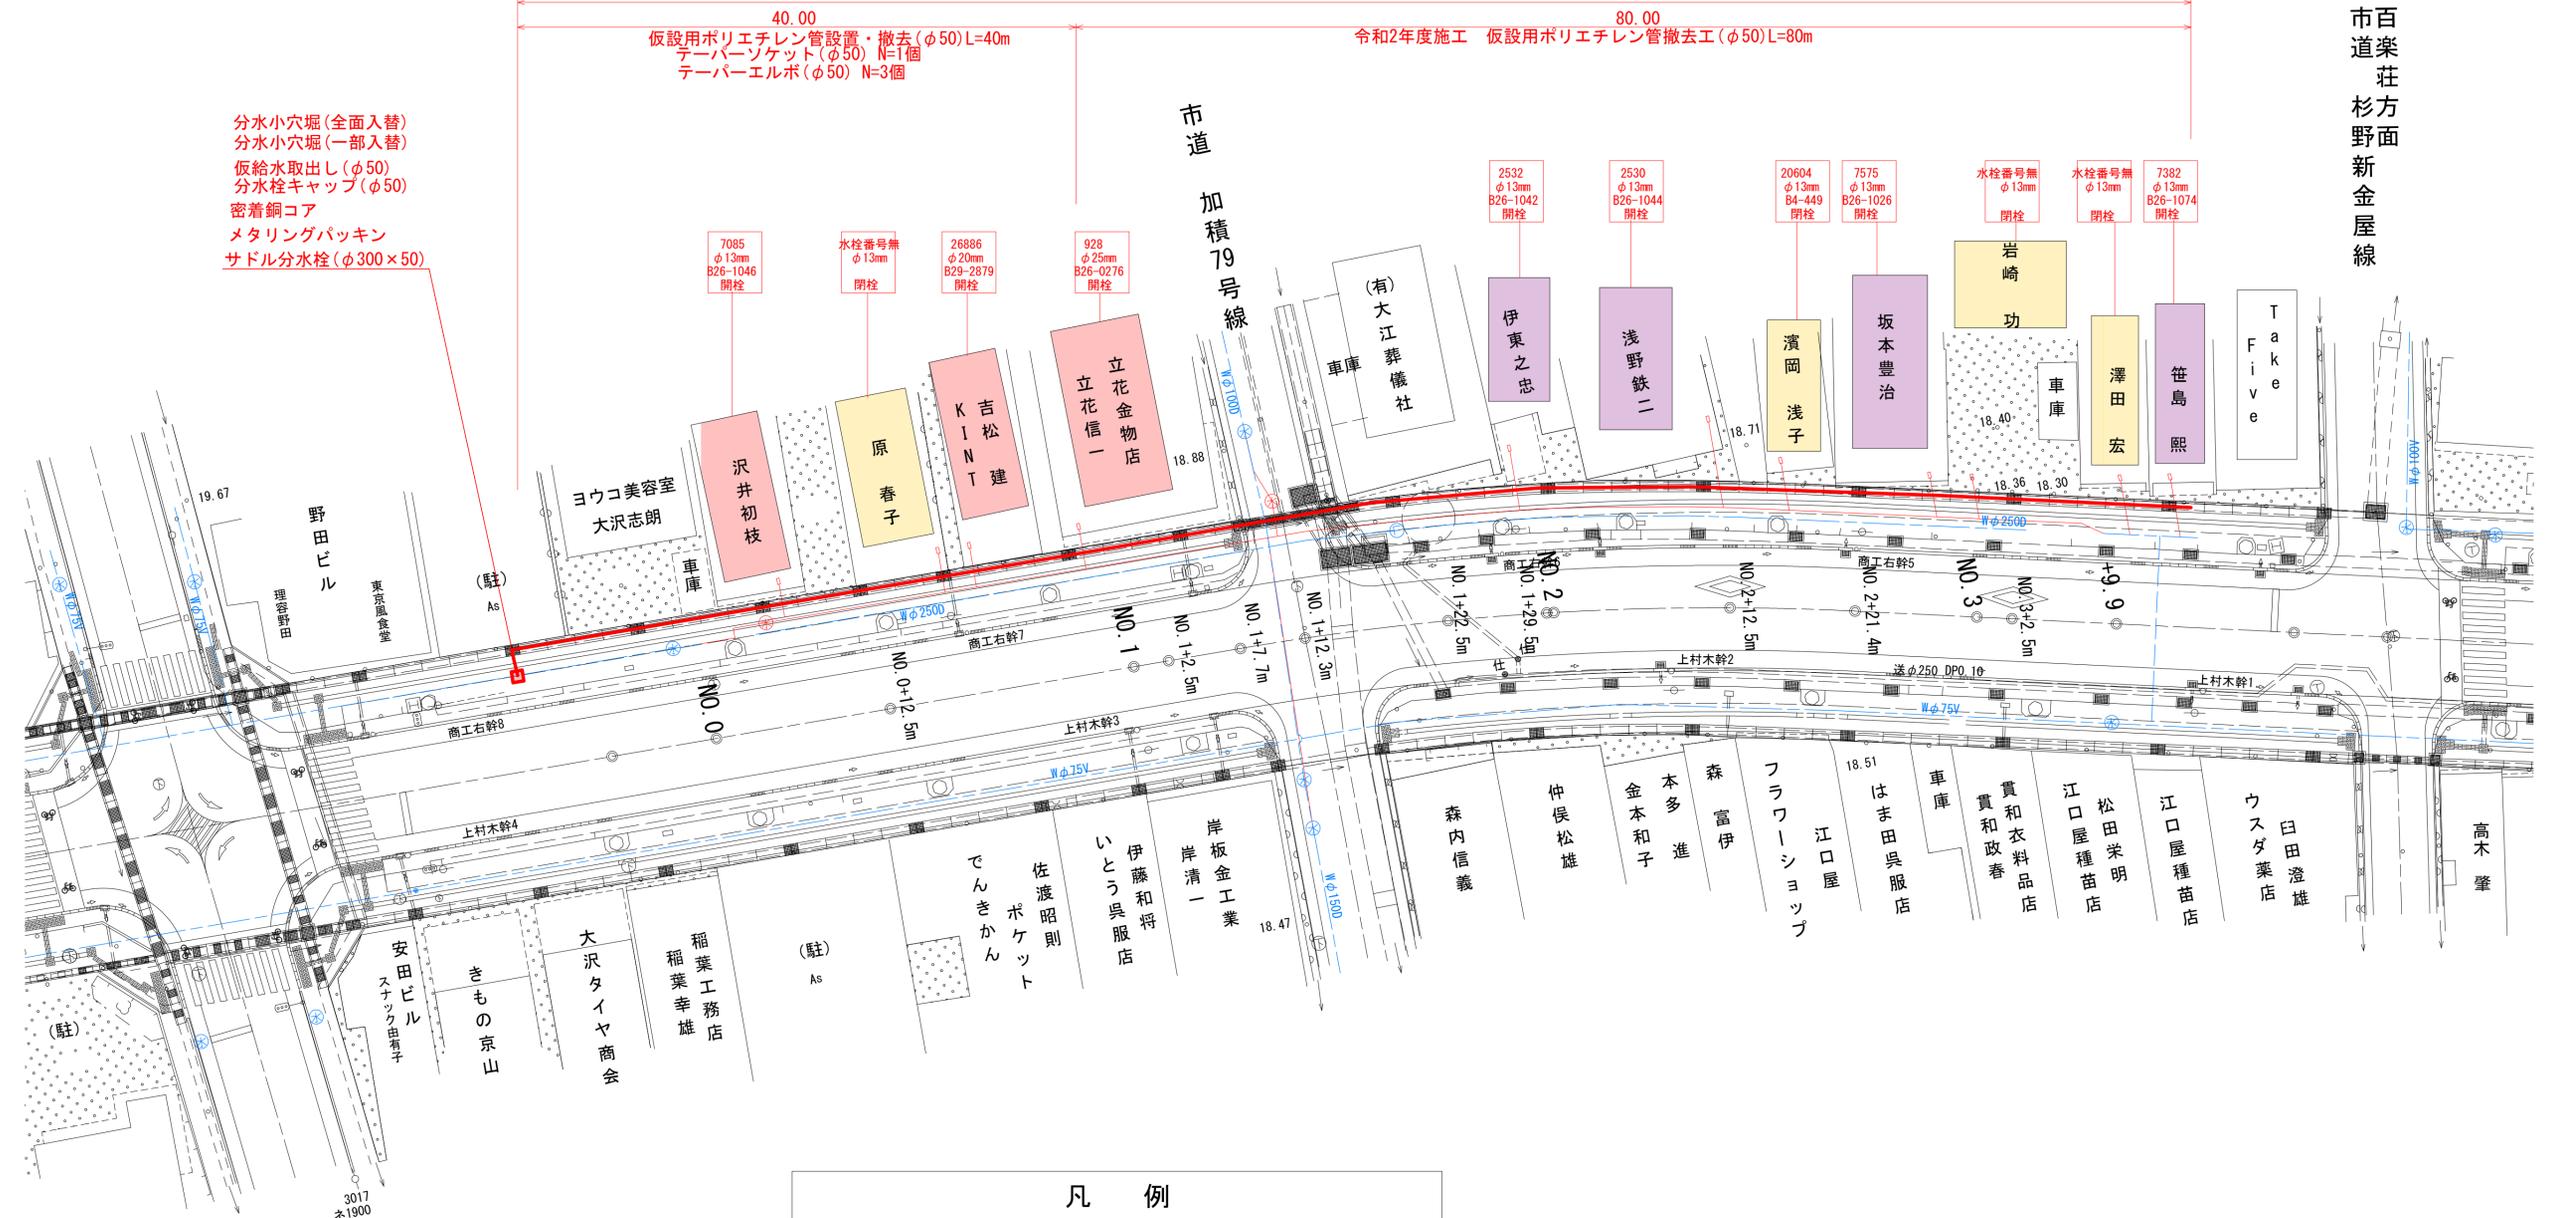

市百楽 荘 方面
 杉野面
 新金屋線

凡 例		
給水対象家屋分類	仮給水工	給水管布設替工
	有り	有り
	無し	テーパーソケット2個LA1個 布設替のみ
	有り(R2施工済)	有り
	無し	有り
	有り	無し
	無し	無し
自己負担	無し	無し

凡例	
	既設管
	新設管

令和3年度			
工 事 名	県道沓掛魚津線配水管布設替工事		
工 事 場 所	新金屋二丁目外 地内	縮 尺	S=1:250
図 面 名	平面図		
課 長	係 長	設 計	製 図
			図 面 番 号
			7/7
魚津市上下水道局上下水道課			